


UZNAČENIA

- S1 PROJEKTOWANE STUDIENKI KANALIZACJI SANITARNEJ
- D1 PROJEKTOWANE STUDIENKI KANALIZACJI DESZCZOWEJ
- Dr1 PROJEKTOWANE STUDIENKI DRENAŻOWE
- TS TRÓJNIK KANALIZACJI SANITARNEJ
- SI ISTNIEJĄCA STUDIENKA KANALIZACJI SANITARNEJ
- PBI, PSG1 RURA SPUSTOWA Ø110
- WP1 PROJEKTOWANY WPUST DESZCZOWY
- PROJEKTOWANA SIĘĆ KANALIZACJI SANITARNEJ
- PROJEKTOWANA SIĘĆ KANALIZACJI DESZCZOWEJ
- PROJEKTOWANY DRENAŻ OPASKOWY
- PROJEKTOWANA KANALIZACJA KABLOWA

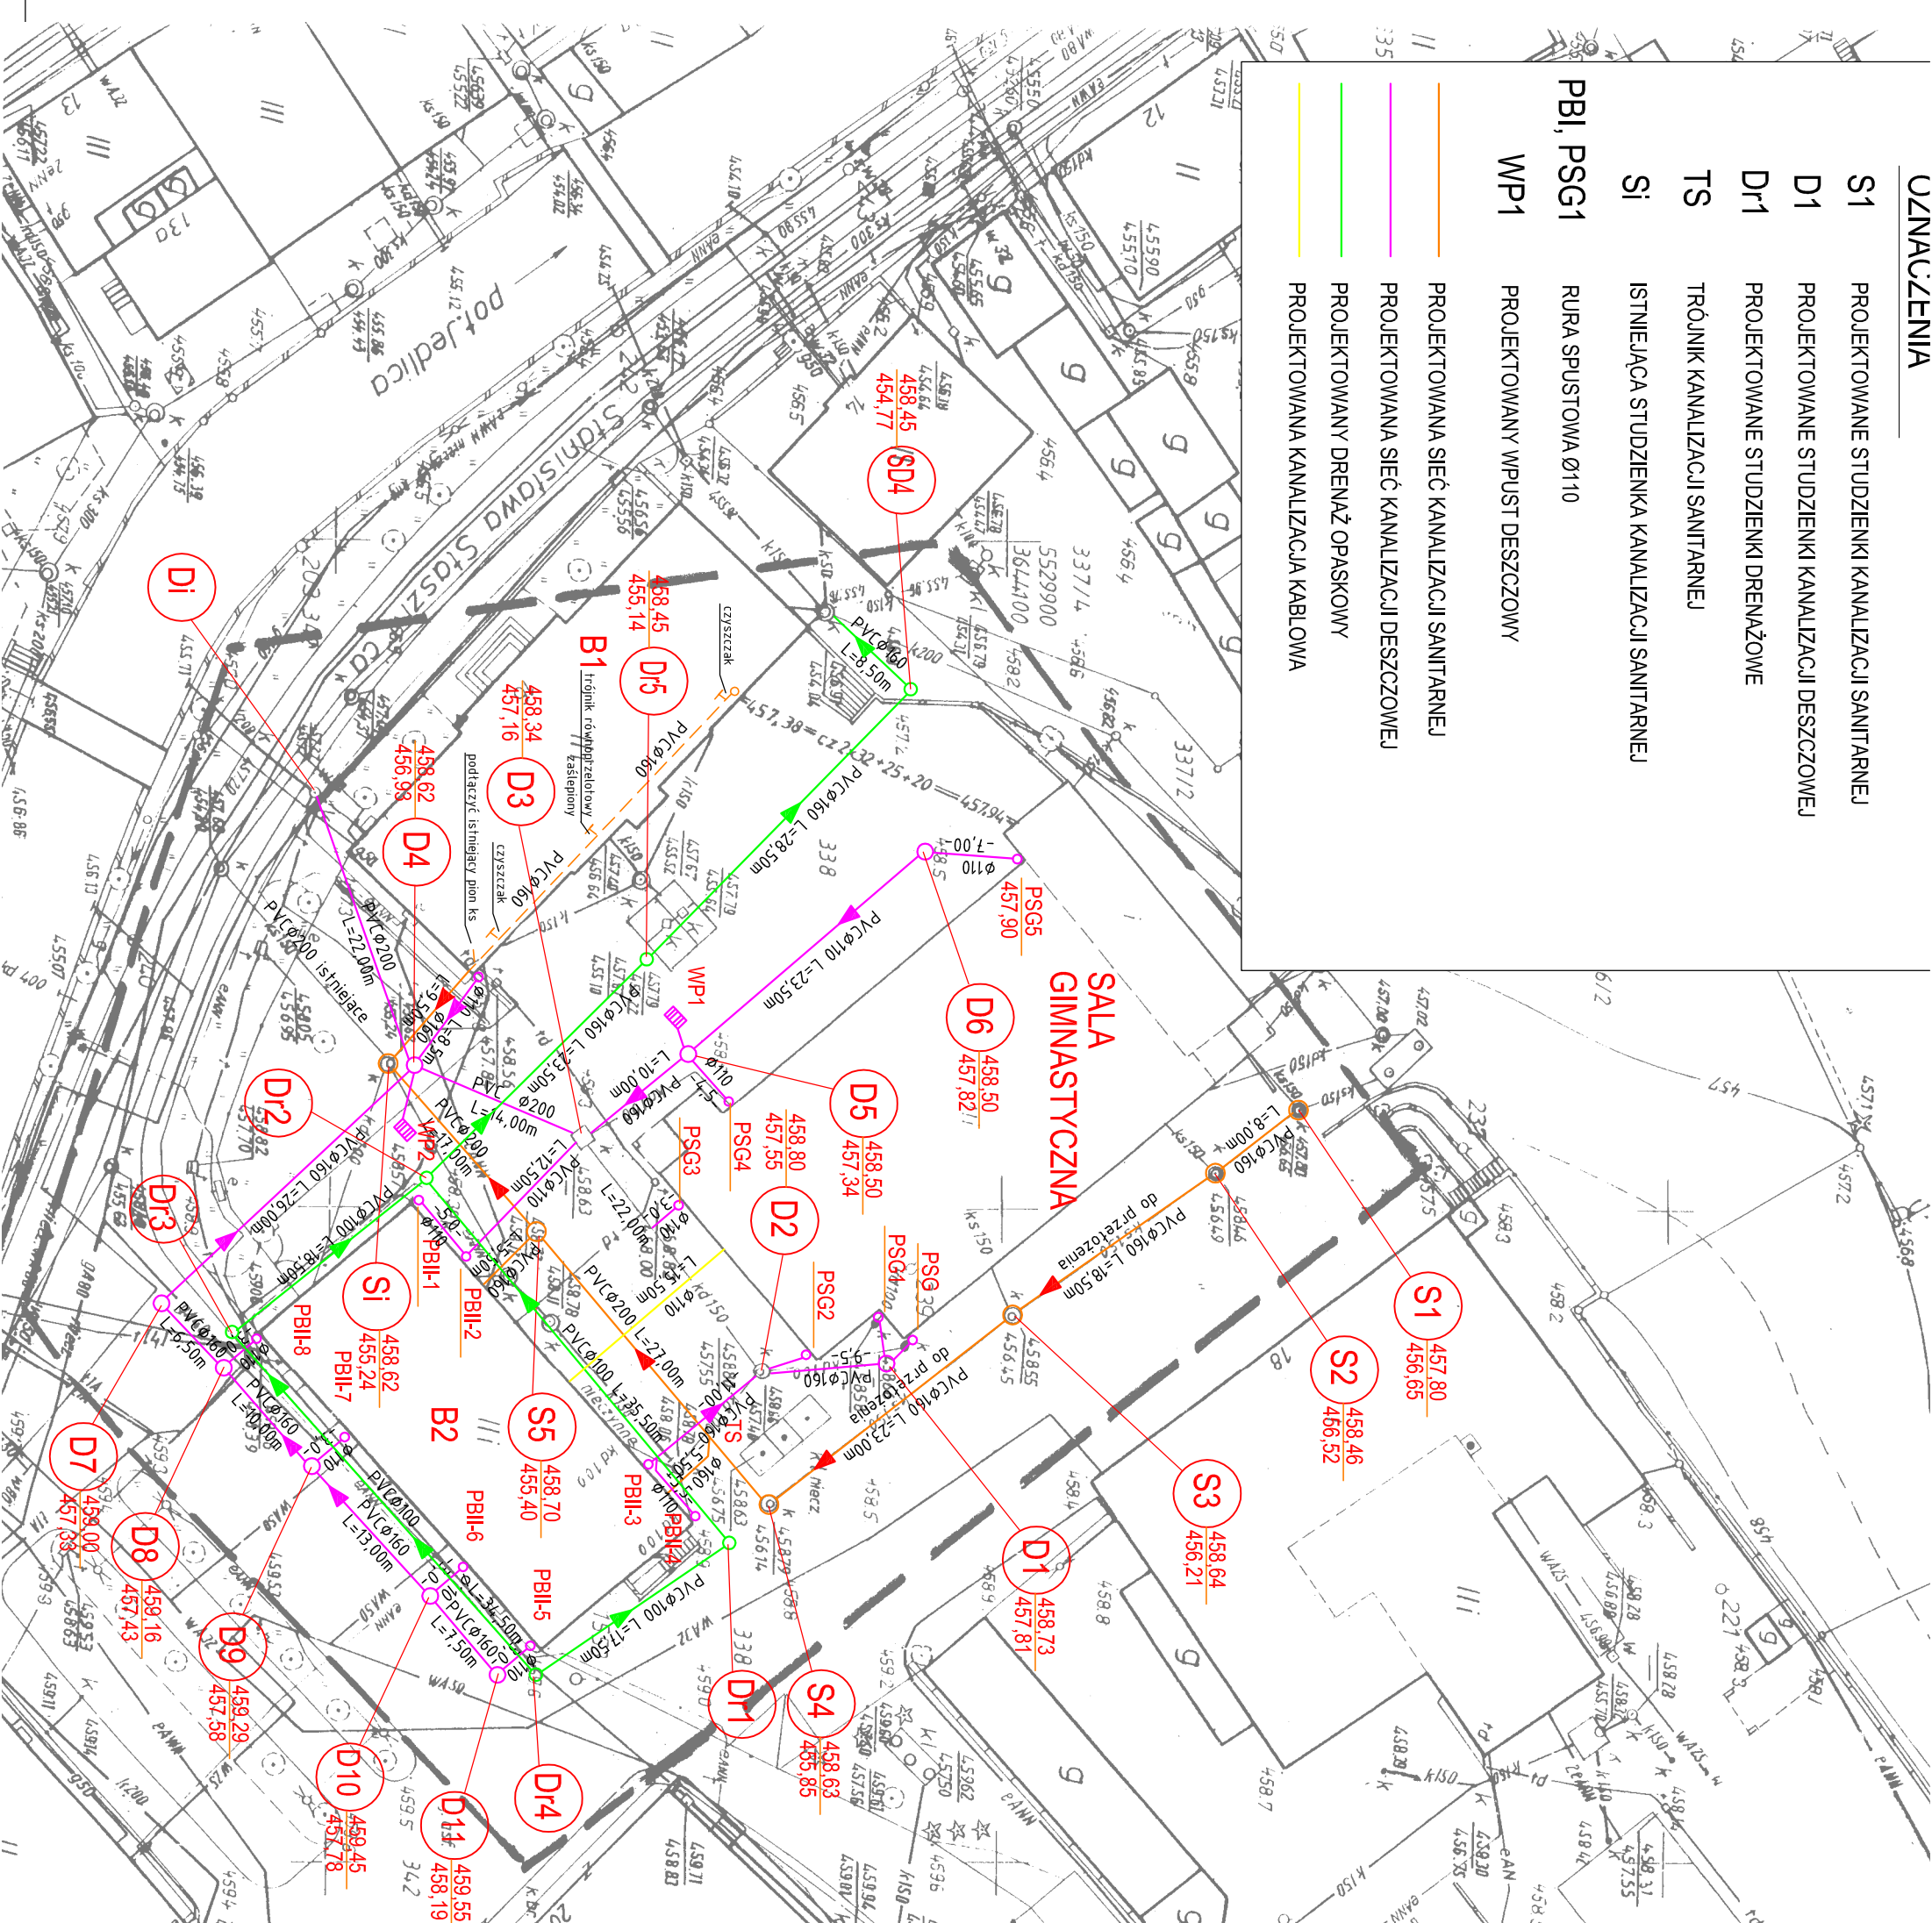

MAPA DO CELÓW PROJEKTOWYCH

skala 1:500
sekcja nr 461.442.0321

województwo: dolnośląskie
powiat: jeleniogórski
gmina: Kowary
obiekt: Kowary, ul. Staszica 16, dz.nr 338
KERG: 021-71/2008

zakres opracowania - - - - -

Mapa może służyć do celów projektowych.
Nie wyklucza się istnienia w terenie urządzeń
podziemnych nie wykazanych na niniejszej mapie,
które nie były zgłoszone do inwentaryzacji lub
o których brak jest informacji w instytucjach branżowych.

USŁUGI
GEODEZYJNO-KARTOGRAFICZNE
Marek Nawrocki
58-560 Jelenia Góra, ul. Wolności 183-185
NIP 611-136-75-05
Krzyszto Nawrocki
Inżynier z aw
NIP 611-136-75-05

STAROSTA JELENIOGÓRSKI
Powiatowy Ośrodek Dokumentacji
Geodezyjnej i Kartograficznej w Jeleniej Górze
W obszarze oznaczonym na planie
dokonał o aktualizacji treści mapy zasadniczej Dokumentacji
z por. uzasadnieniem otrzymanego do zasobu powiatowego
w dniu 05-06-2008. Aktualizacja została dokonana
Niniejsza mapa może służyć do celów projektowych.
Projektowana podlega budowie i wymaga wykonania
na budowę podlegającą w celu inwentaryzacji branżowej
nawet jeśli przed jej wykonaniem do wykonania przez
Jelenia Góra, dnia 05-06-2008
GŁÓWNY SPECJALISTA
dłż powiatowego zasobu
geodezyjnego i kartograficznego
Jarosław Cholewicki

EM-PROJEKT Firma Handlowo-Usługowa

58-500 Jelenia Góra • Os. Robotnicza 9/2 NIP 619-139-22-30
tel.kom. 0 504 053 734 (073) 647 40 32 malnowskid@em2.pl

temat: PRZEBUDOWA I ROZBUDOWA SIĘCI KANALIZACJI SANITARNEJ I DESZCZOWEJ
ORAZ DRENAŻU OPASKOWEGO DLA BUDYNKÓW SZKOŁY PODSTAWOWEJ NR1

lokalizacja:	58-530Kowary; ul. Staszica 16; dz. nr 338, 341 obr. Kowary 1		
inwestor:	SZKOŁA PODSTAWOWA NR1 ul. Staszica 16; 58-530 Kowary		
projektant:	mgr inż. Jarosław Malnowski	podpis:	
	nr upraw. 594/01/DUW	podpis:	
sprawdzający:	mgr inż. Rodryk Świerczok	podpis:	
	nr upraw. 595/01/DUW	podpis:	
rysunek:	PROJEKT ZAGOSPODAROWANIA TERENU	skala rys.:	1:500
		data:	LIPIEC 2008
			1