



kd_siec
Podziałka 1:100/500

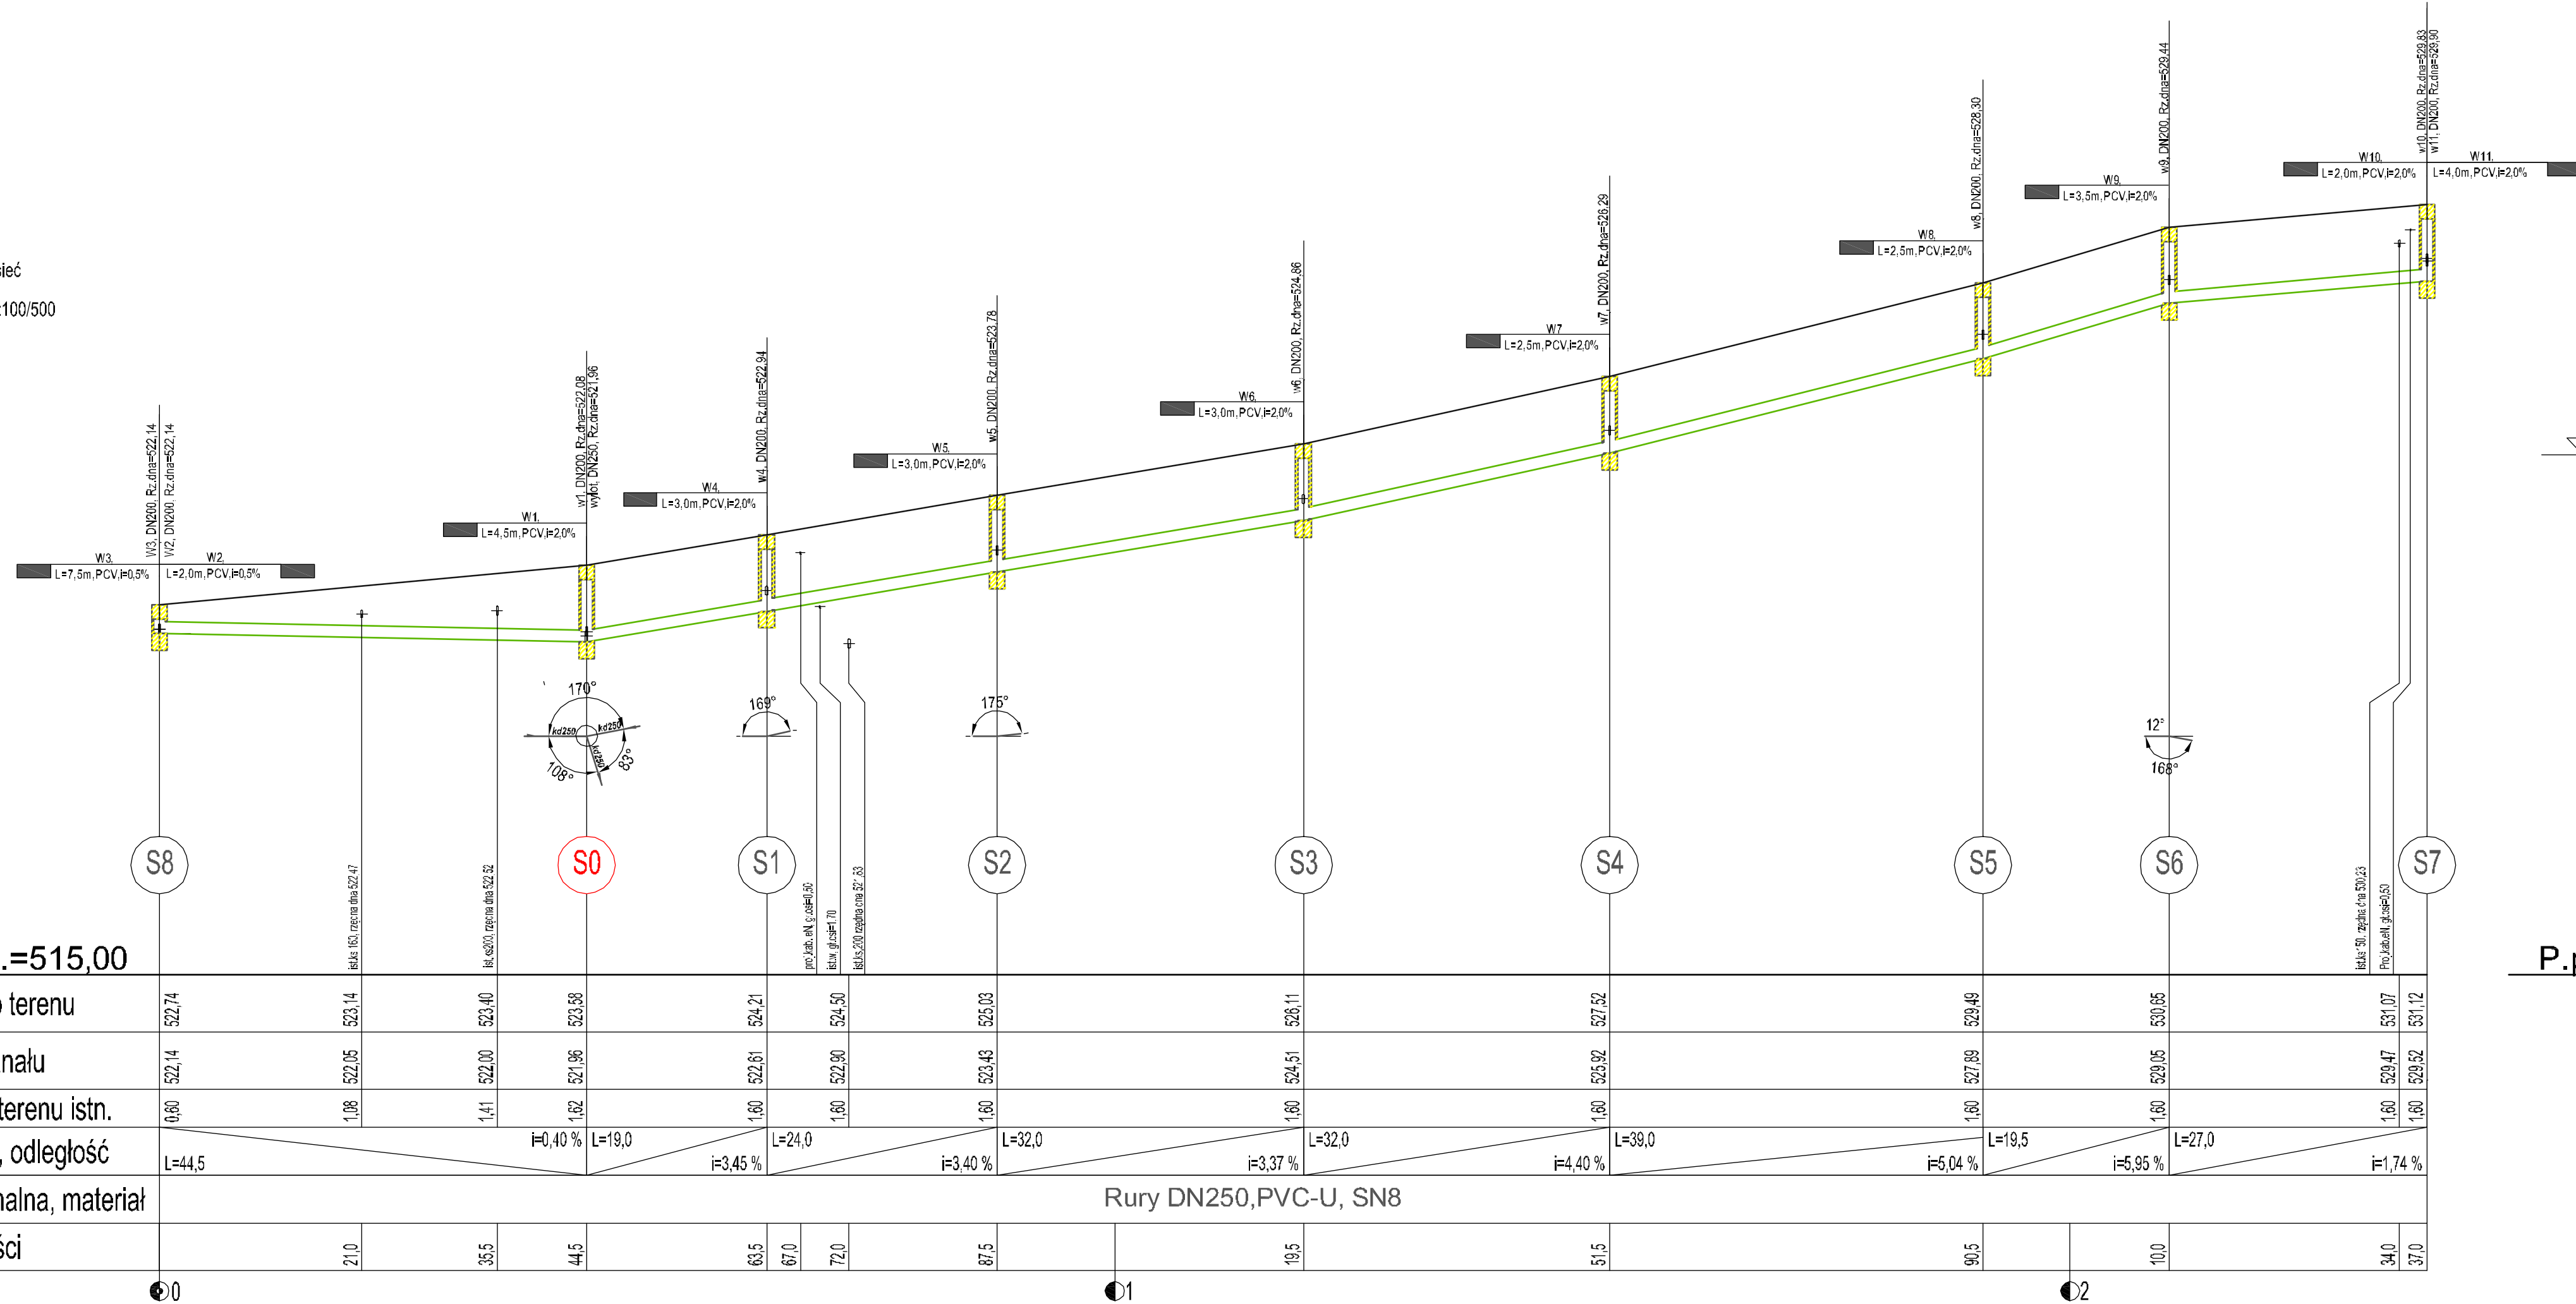

P.p.=510,00

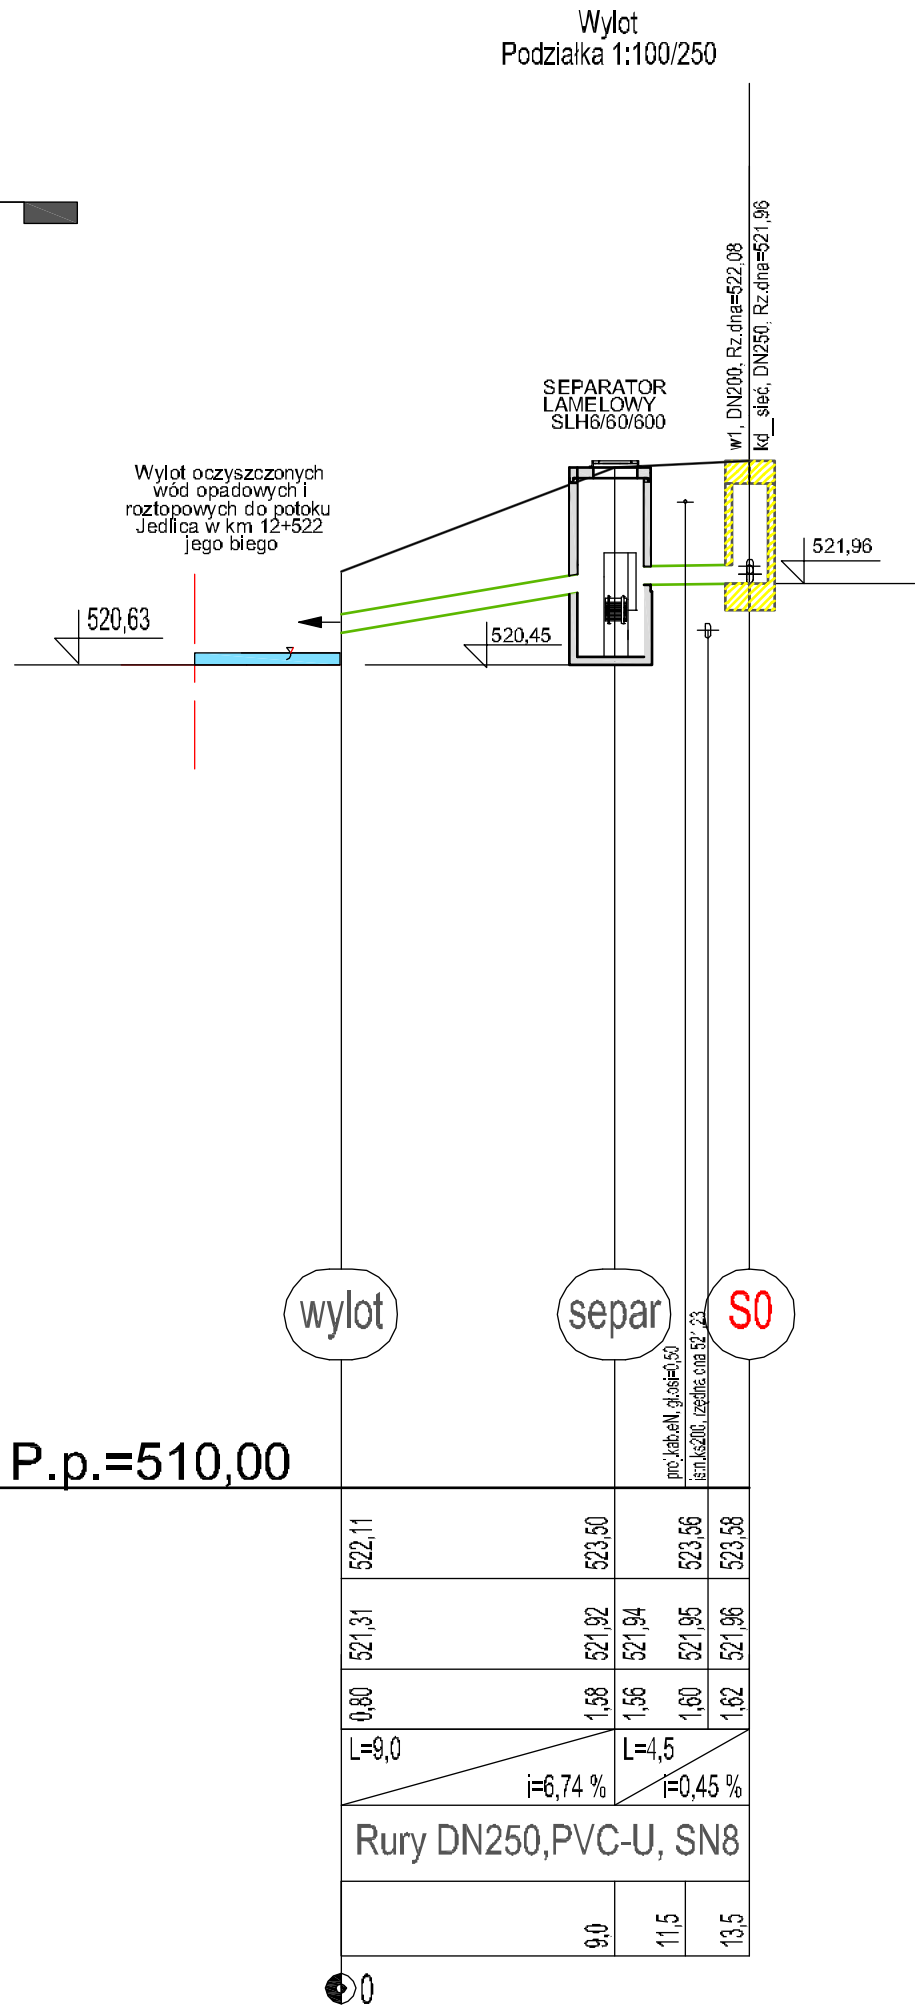

PROFIL PODŁUŻNY KANALIZACJI DESZCZOWEJ


Budowa drogi dojazdowej do ul. Wiejskiej
w Kowarach

SKALA 1:100/500
1:100/250

LEGENDA:

- Profil projektowanej ulicy
- Profil kanalizacji deszczowej

UWAGA: Podane głębokości istniejącego
bądź projektowanego uzbrojenia (kolizje) np. ist. w=1,8m ppt
należy traktować orientacyjnie

	Zakład Inżynierii Lądowej i Wodnej AB-Projekt ul. Kłopoty 6/51, 58-506 Jelenia Góra tel.: 601-460-919, e-mail: zlw.ab.projekt@gmail.com NIP: 611-223-63-66, REGON: 020867887 Lukas Bank Nr: 09-1940-1076-3080-5448-0000-0000				
	Temat opracowania: Budowa drogi dojazdowej do ul. Wiejskiej w Kowarach				
	Lokalizacja: Kowary - Położenie: Dł. N 91° 52' 54", S 91° 34' 53", W 91° 57' 57", 572				
	Investor: Burmistrz Miasta Kowary				
Projektant: br. sanitarna	mgr inż. Radosław Świątek ul. m. 5850/100W apoc. 1100/100W, 100W, 100W		Podpis:		
Rysunek:	Profil podłużny kanalizacji deszczowej	Skala rysunku: 1:100/500 1:100/250	Data: 11.2021 r.	Numer rysunku: 2	
Stadium:	Projekt budowlano-wykonawczy				