


201.1

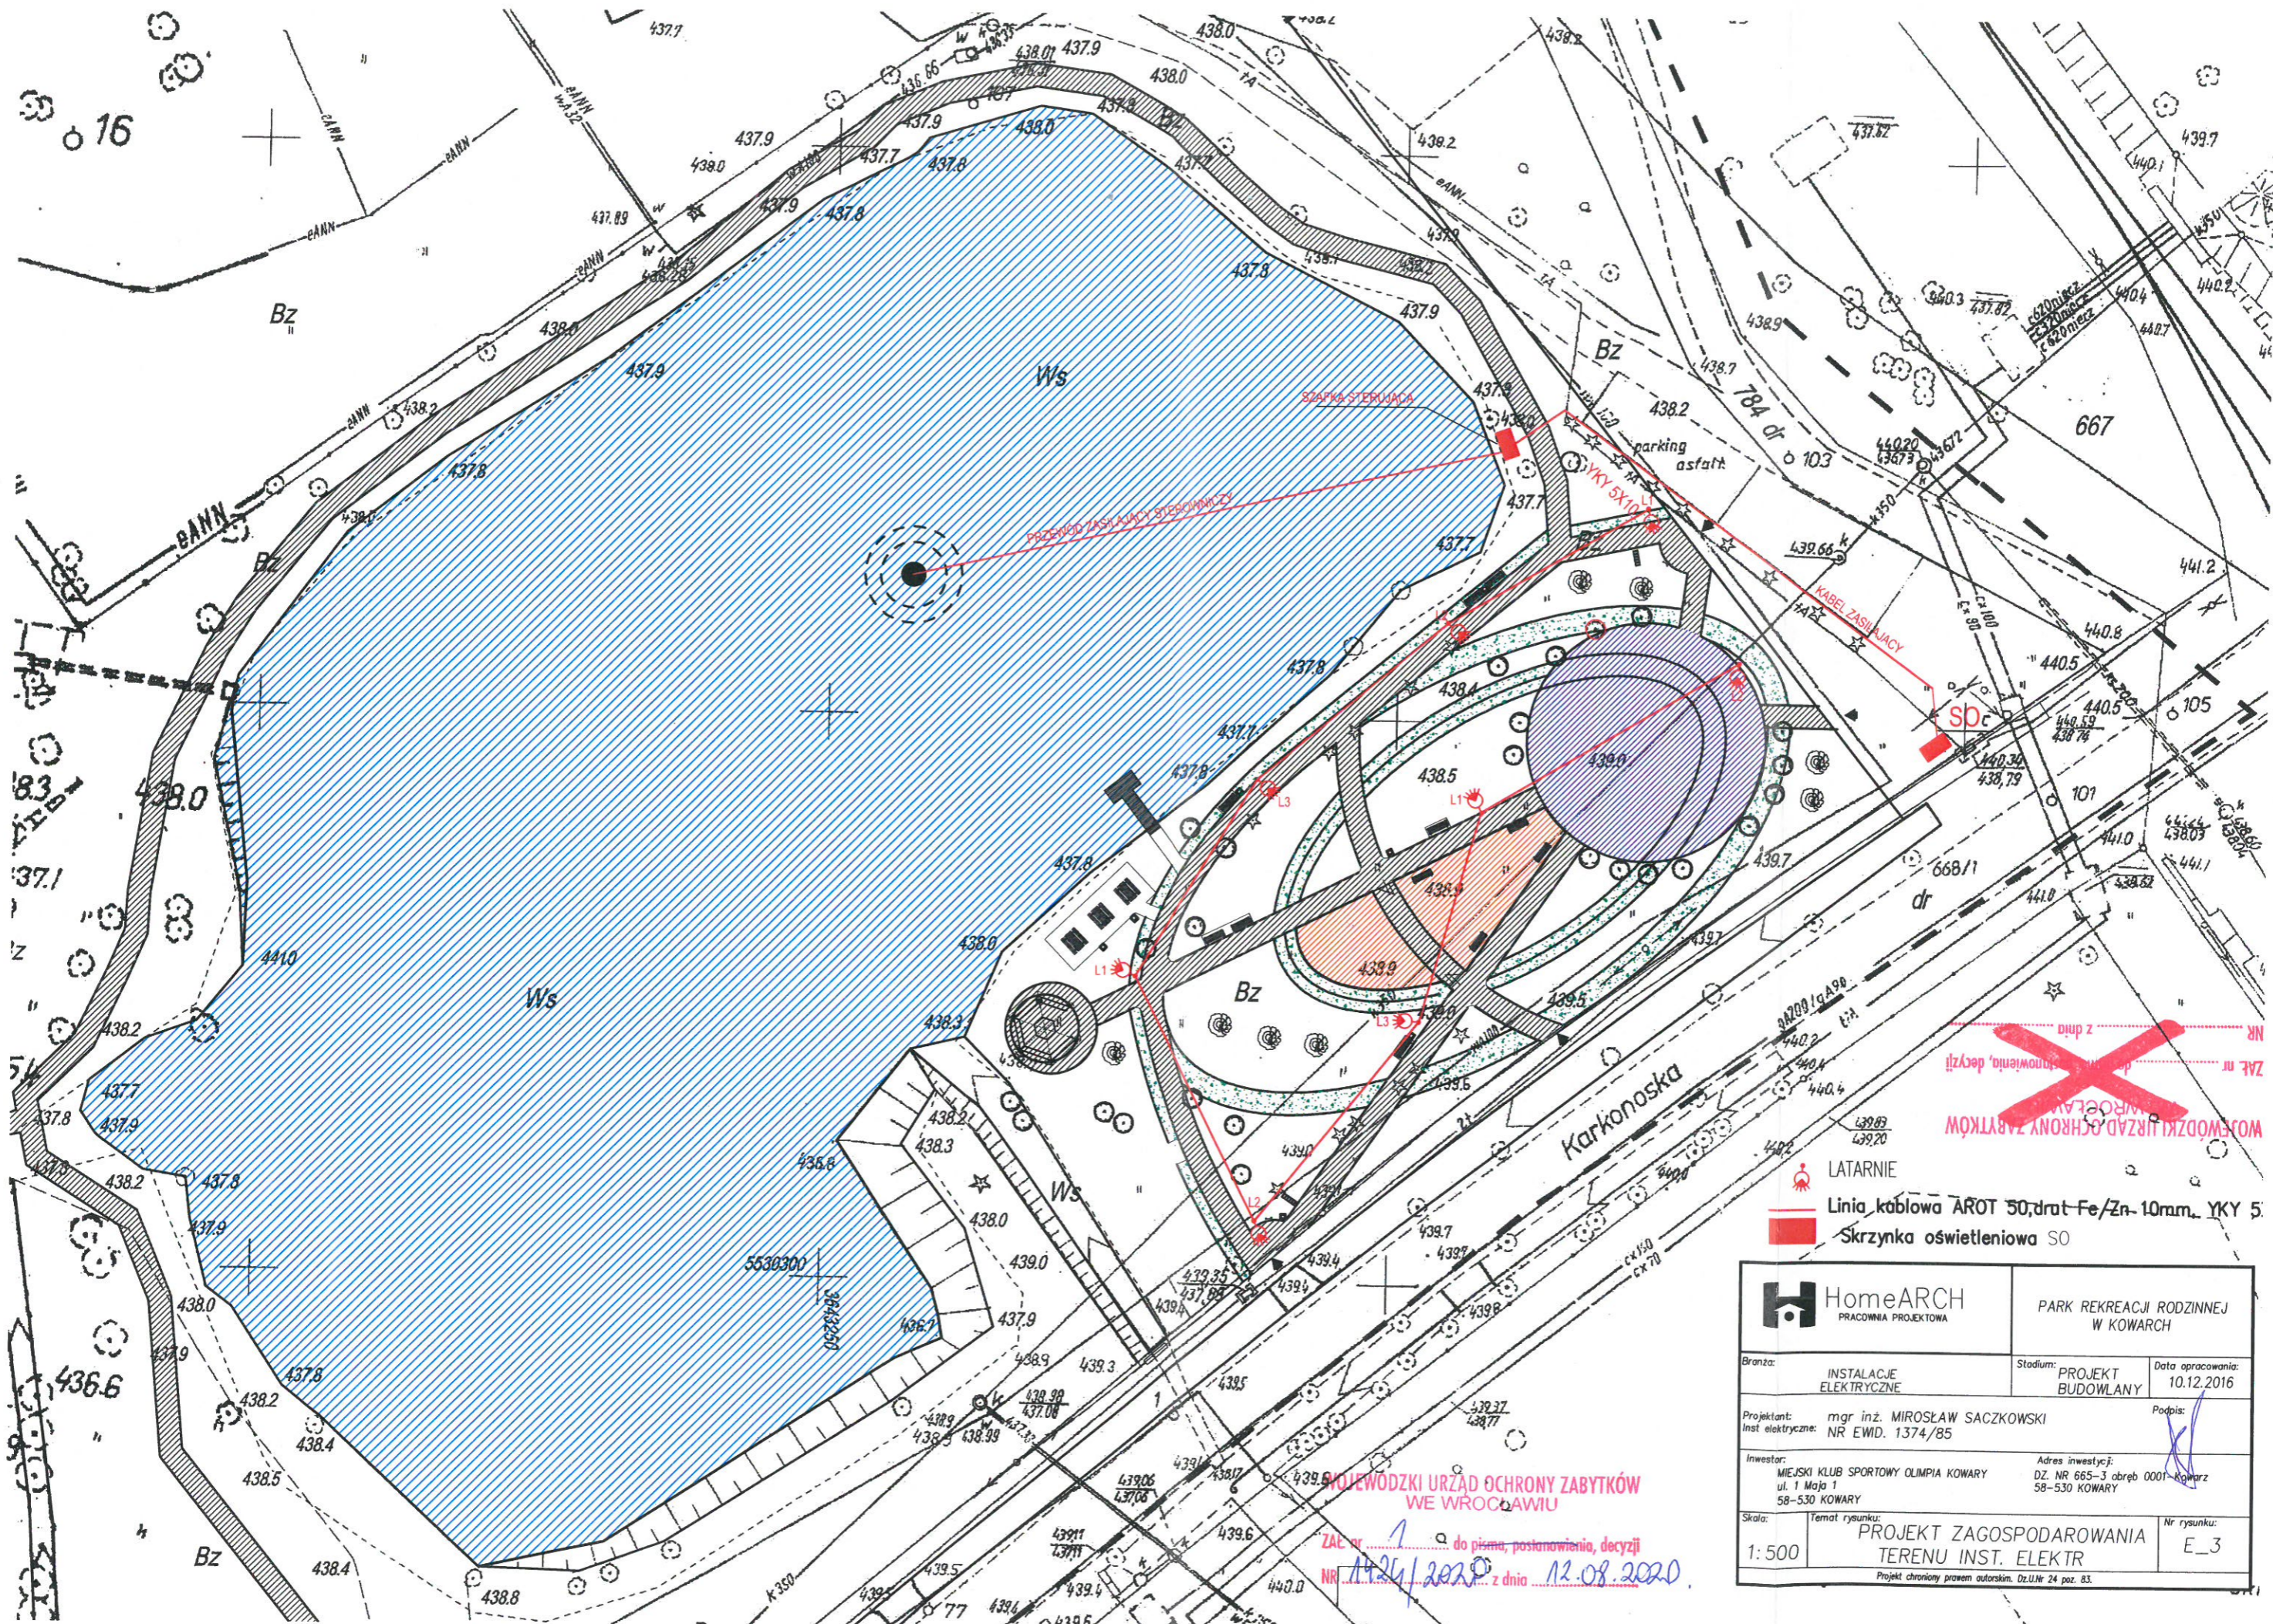

WOJEWÓDZKI URZĄD OCHRONY ZABYTKÓW
 WROCŁAW
 ZAL nr do pisma, postanowienia, decyzji
 NR z dnia
 LATARNIE
 Linia kablowa AROT 50, drat Fe/Zn-10mm, YKY 5
 Skrzynka oświetleniowa SO

HomeARCH PRACOWNIA PROJEKTOWA		PARK REKREACJI RODZINNEJ W KOWARCH	
Branża: INSTALACJE ELEKTRYCZNE	Stadium: PROJEKT BUDOWLANY	Data opracowania: 10.12.2016	
Projektant: Inst elektryczne: mgr inż. MIROSLAW SACZKOWSKI NR EWD. 1374/85		Podpis: 	
Inwestor: MIEJSKI KLUB SPORTOWY OLIMPIA KOWARCH ul. 1 Maja 1 58-530 KOWARCH		Adres inwestycji: DZ. NR 665-3 obręb 0001-Kowarch 58-530 KOWARCH	
Skala: 1: 500	Temat rysunku: PROJEKT ZAGOSPODAROWANIA TERENU INST. ELEKTR		Nr rysunku: E_3

ZAL nr do pisma, postanowienia, decyzji
 NR 1924/2020 z dnia 12.08.2020

Projekt chroniony prawem autorskim. Dz.U.Nr 24 poz. 83.