


Mapa Zasadnicza

Skala 1:500

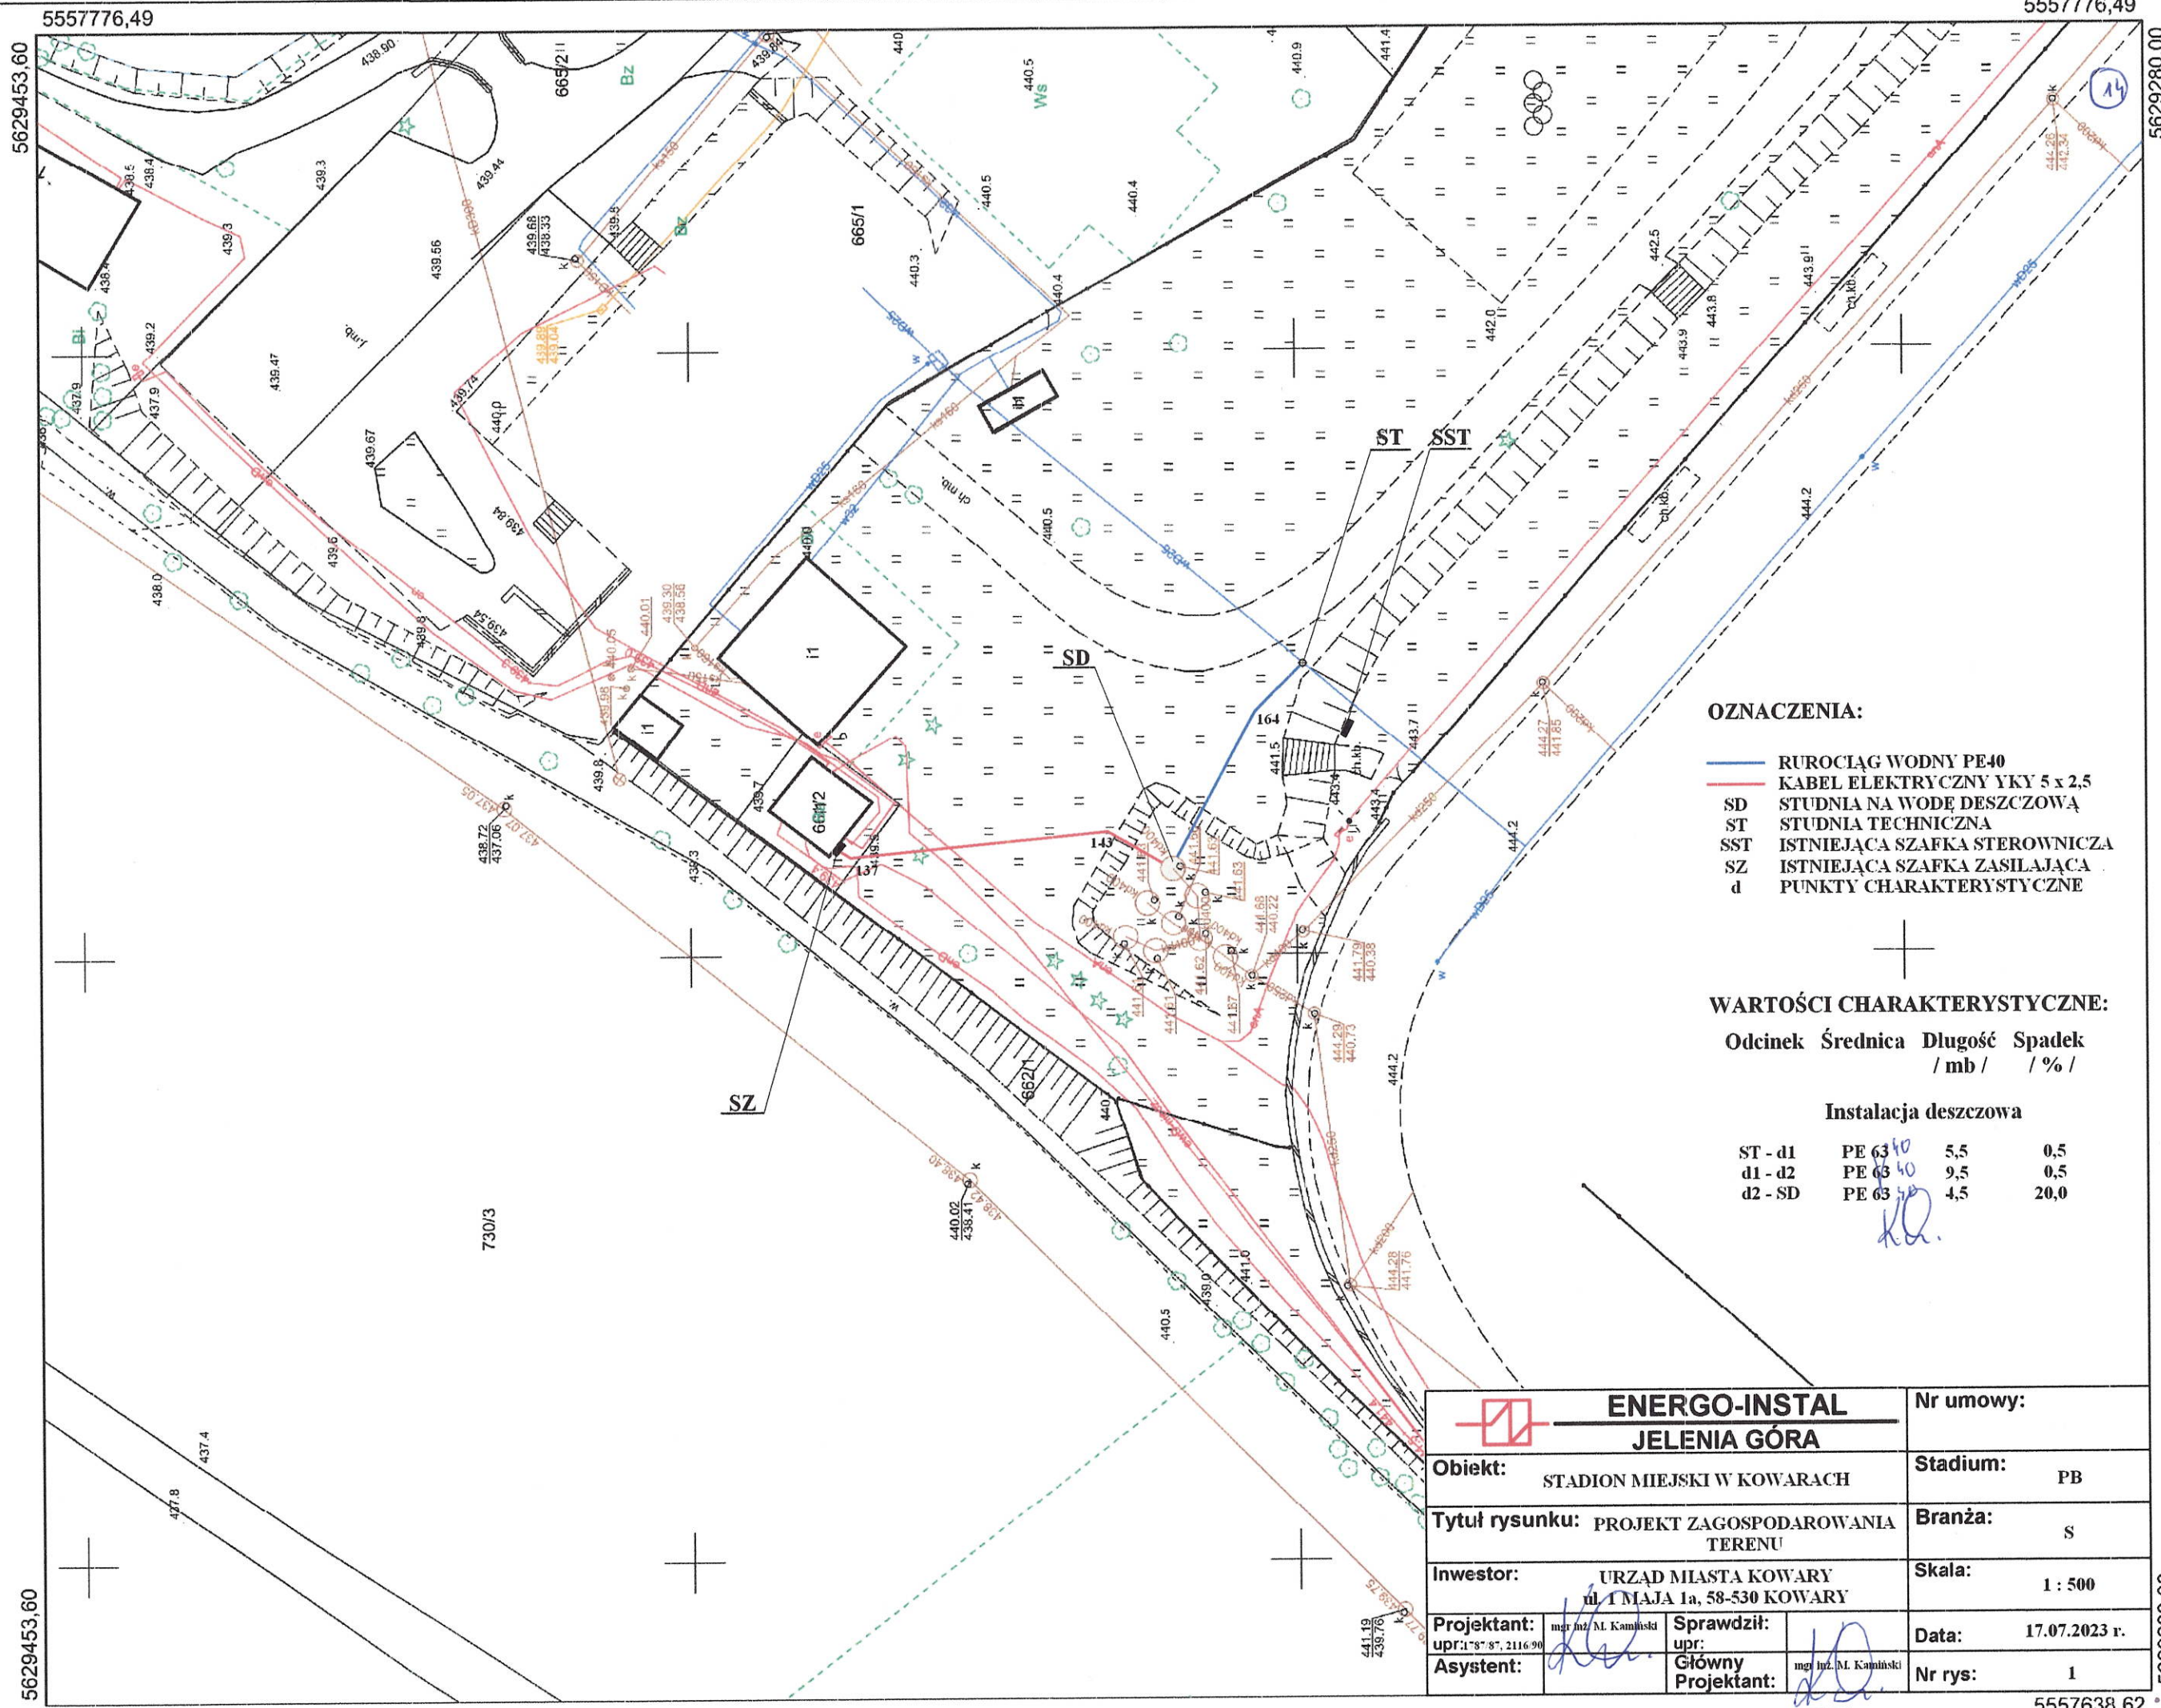

OZNACZENIA:

- RUROCIĄG WODNY PE40
- KABEL ELEKTRYCZNY YKY 5 x 2,5
- SD STUDNIA NA WODĘ DESZCZOWĄ
- ST STUDNIA TECHNICZNA
- SST ISTNIEJĄCA SZAFKA STEROWNICZA
- SZ ISTNIEJĄCA SZAFKA ZASILAJĄCA
- d PUNKTY CHARAKTERYSTYCZNE

WARTOŚCI CHARAKTERYSTYCZNE:

Odcinek	Średnica	Długość	Spadek
		/ mb /	/ % /
Instalacja deszczowa			
ST - d1	PE 63 ⁴⁰	5,5	0,5
d1 - d2	PE 63 ⁴⁰	9,5	0,5
d2 - SD	PE 63 ⁴⁰	4,5	20,0

ENERGO-INSTAL JELEŃ GÓRA		Nr umowy:	
Obiekt: STADION MIEJSKI W KOWARACH		Stadium: PB	
Tytuł rysunku: PROJEKT ZAGOSPODAROWANIA TERENU		Branża: S	
Inwestor: URZĄD MIASTA KOWARY ul. 1 MAJA 1a, 58-530 KOWARY		Skala: 1 : 500	
Projektant: mgr inż. M. Kamiński upr. 1-87-87, 2116-90	Sprawdził: upr.	Data: 17.07.2023 r.	
Asystent:	Główny Projektant: mgr inż. M. Kamiński	Nr rys: 1	