



RZUT PARTERU

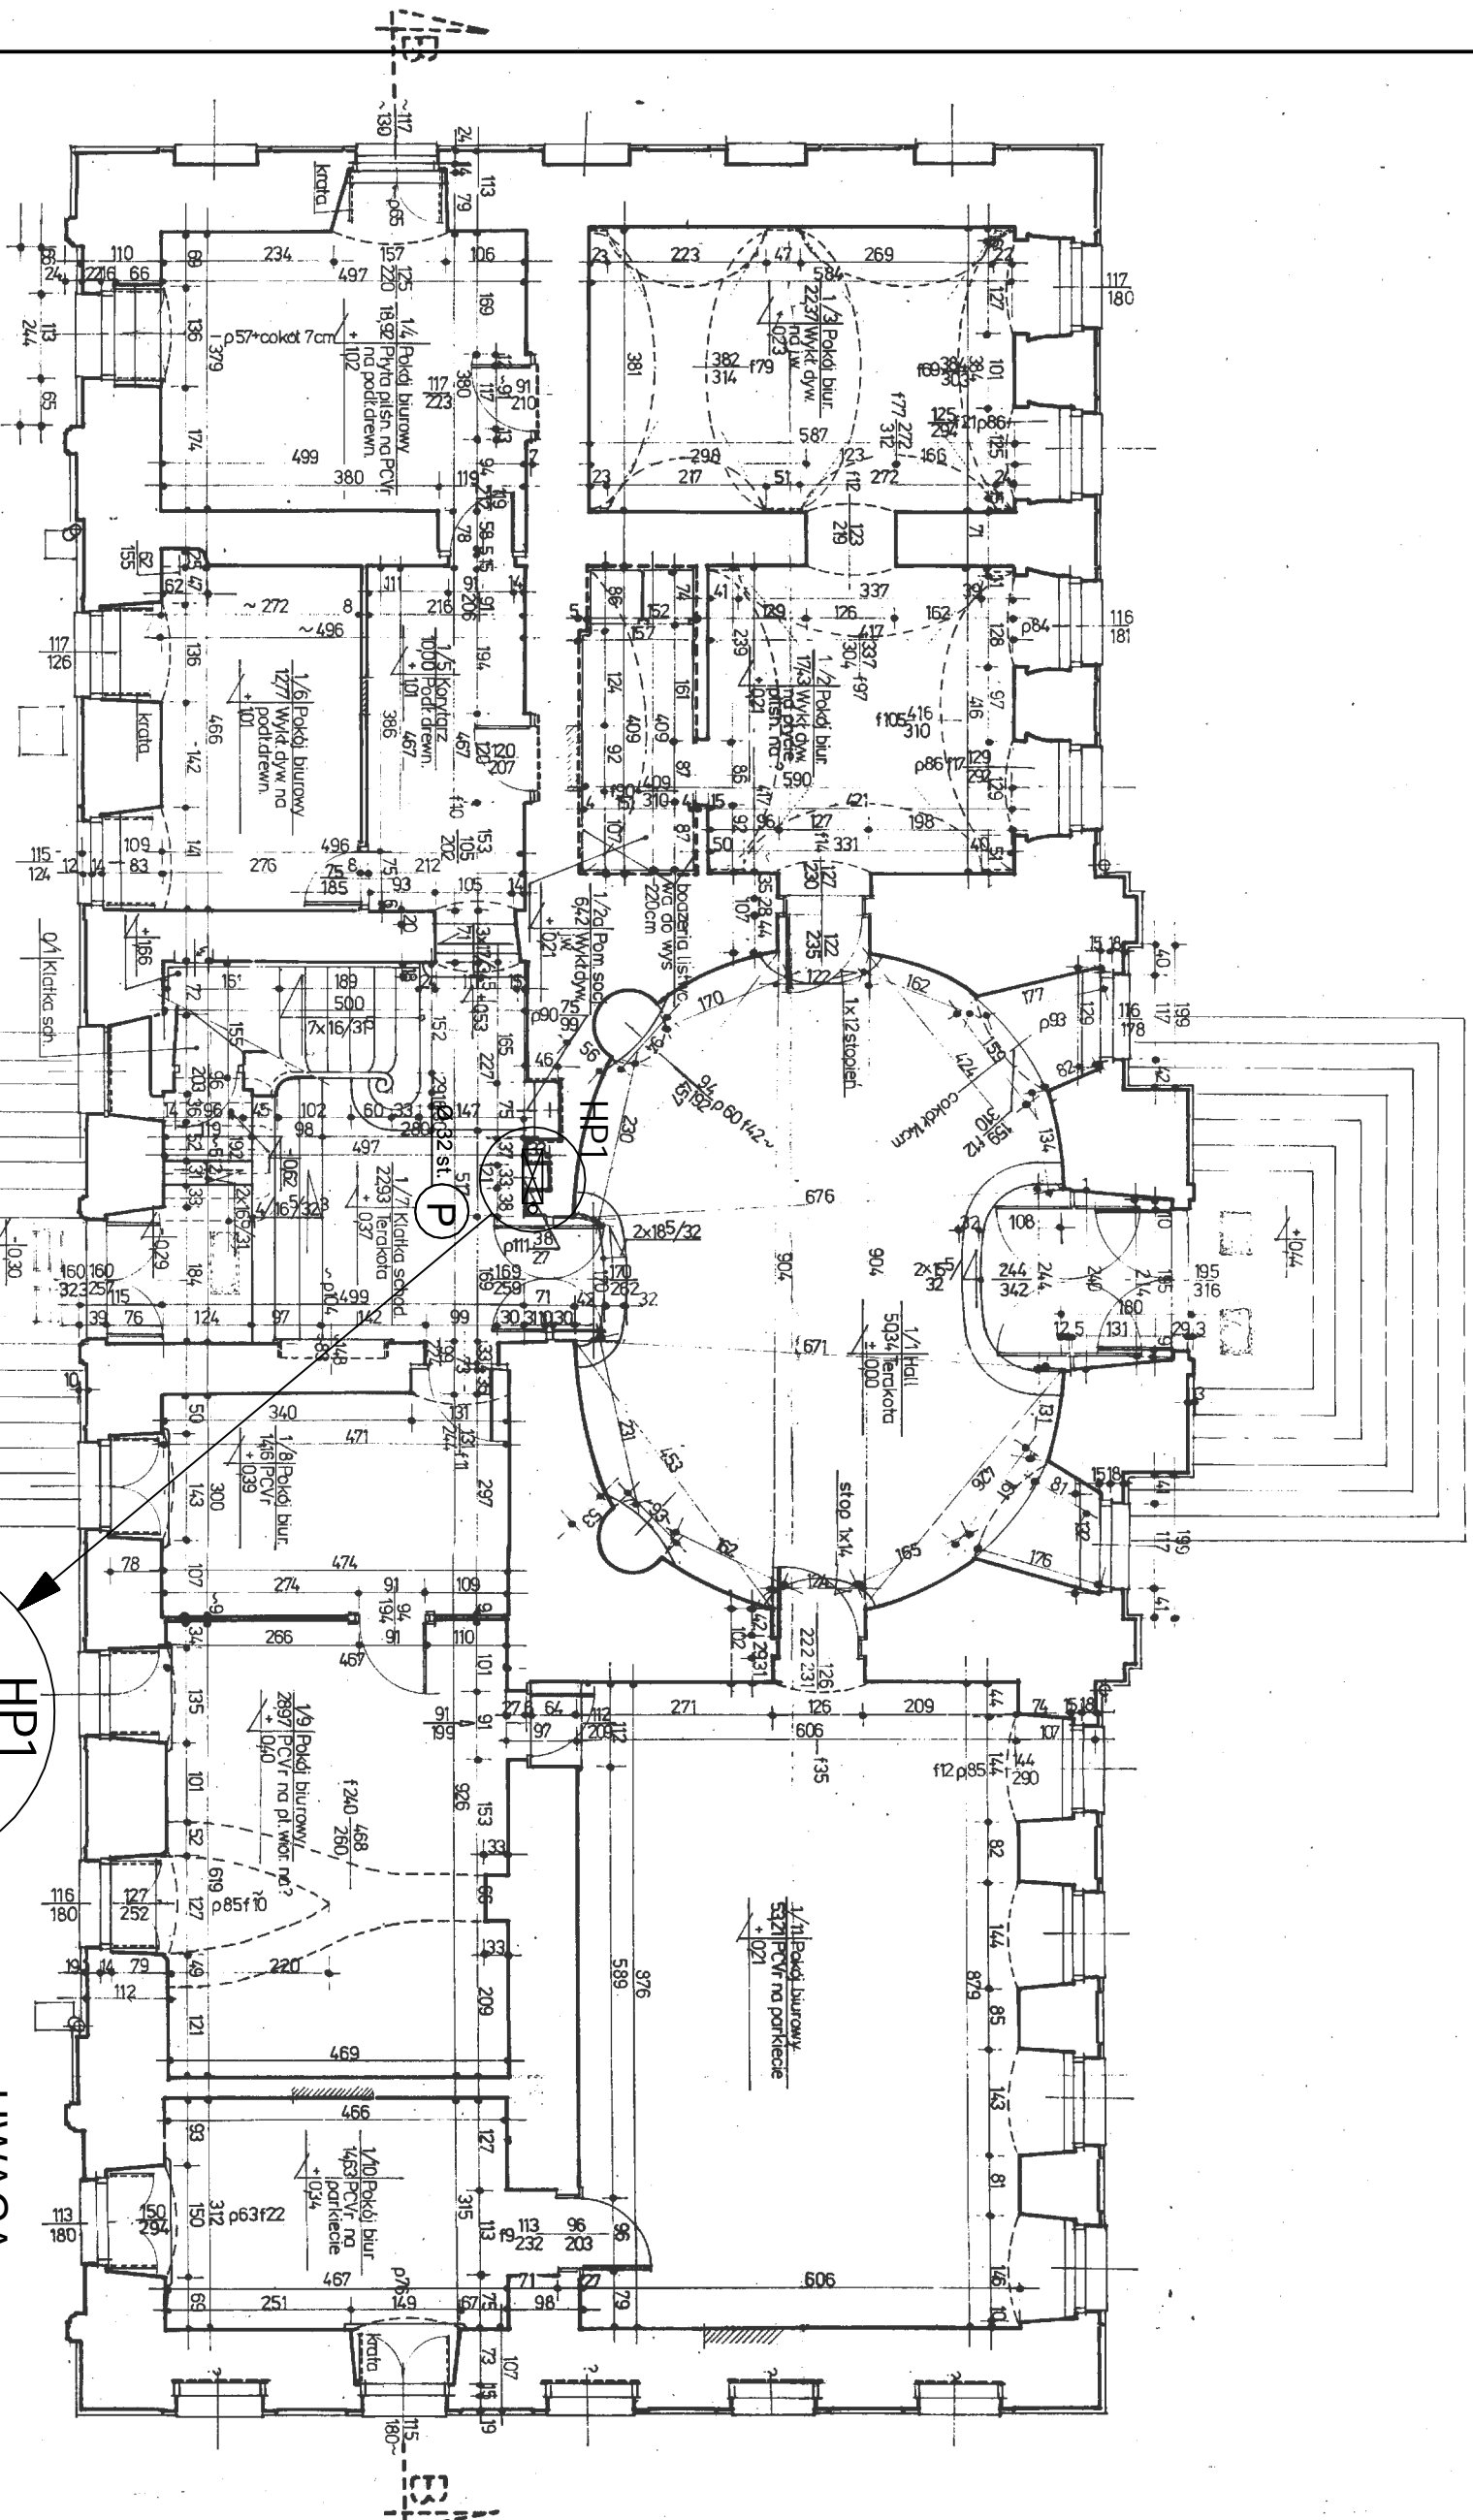

OZNACZENIA:

- instalacja p. poż.
- HP1 hydrant Dn 25
- (P) Ø 32 st. pion instalacji p. poż.

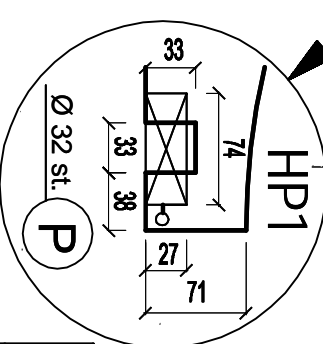

UWAGA:

Istniejącą wnękę na hydrant poszerzyć do rozmiaru proj. szafki hydrantowej o wym. 74 x 120 x 27cm.

B "NELLA" PRACOWNIA PROJEKTOWA

Zachemie 61, 58-562 Podgórzyn, tel. 76 217 17, 0501 298 186

Obiekt: BUDYNEK URZĘDU MIEJSKIEGO KOWARY, UL.1-GO MAJA 1a

Stadium: P B

Tytuł rysunku: RZUT PARTERU - INST. P.POŻ.

Bransza: Sanitarna

Investor: GMINA KOWARY

Skala: 1:100

UL.1-GO MAJA 1a, 58-530 KOWARY

Projektant: inż. Nella Mickiewicz-Zając

Nr rys. 3